


STAROSTWO POWIATOWE  
w Myślenicach  
32-400 Myślenice, ul. M. Reja 13

STAROSTA MYŚLENICKI  
32-400 Myślenice, ul. M. Reja 13

**ZATWIERDZAM**  
projekt budowlany WEWNĘTRZ-  
NEJ INSTALACJI ELEKTRYCZ-  
NEJ SZKOŁY W KRZYSZKOWICACH  
znak AB.6740.945.2011 CACH  
z dnia 24.10.2011 R.

z up. STAROSTY  
mgr inż. exch. Eugeniusz Rys  
Kierownik Wydziału  
Architektury i Budownictwa

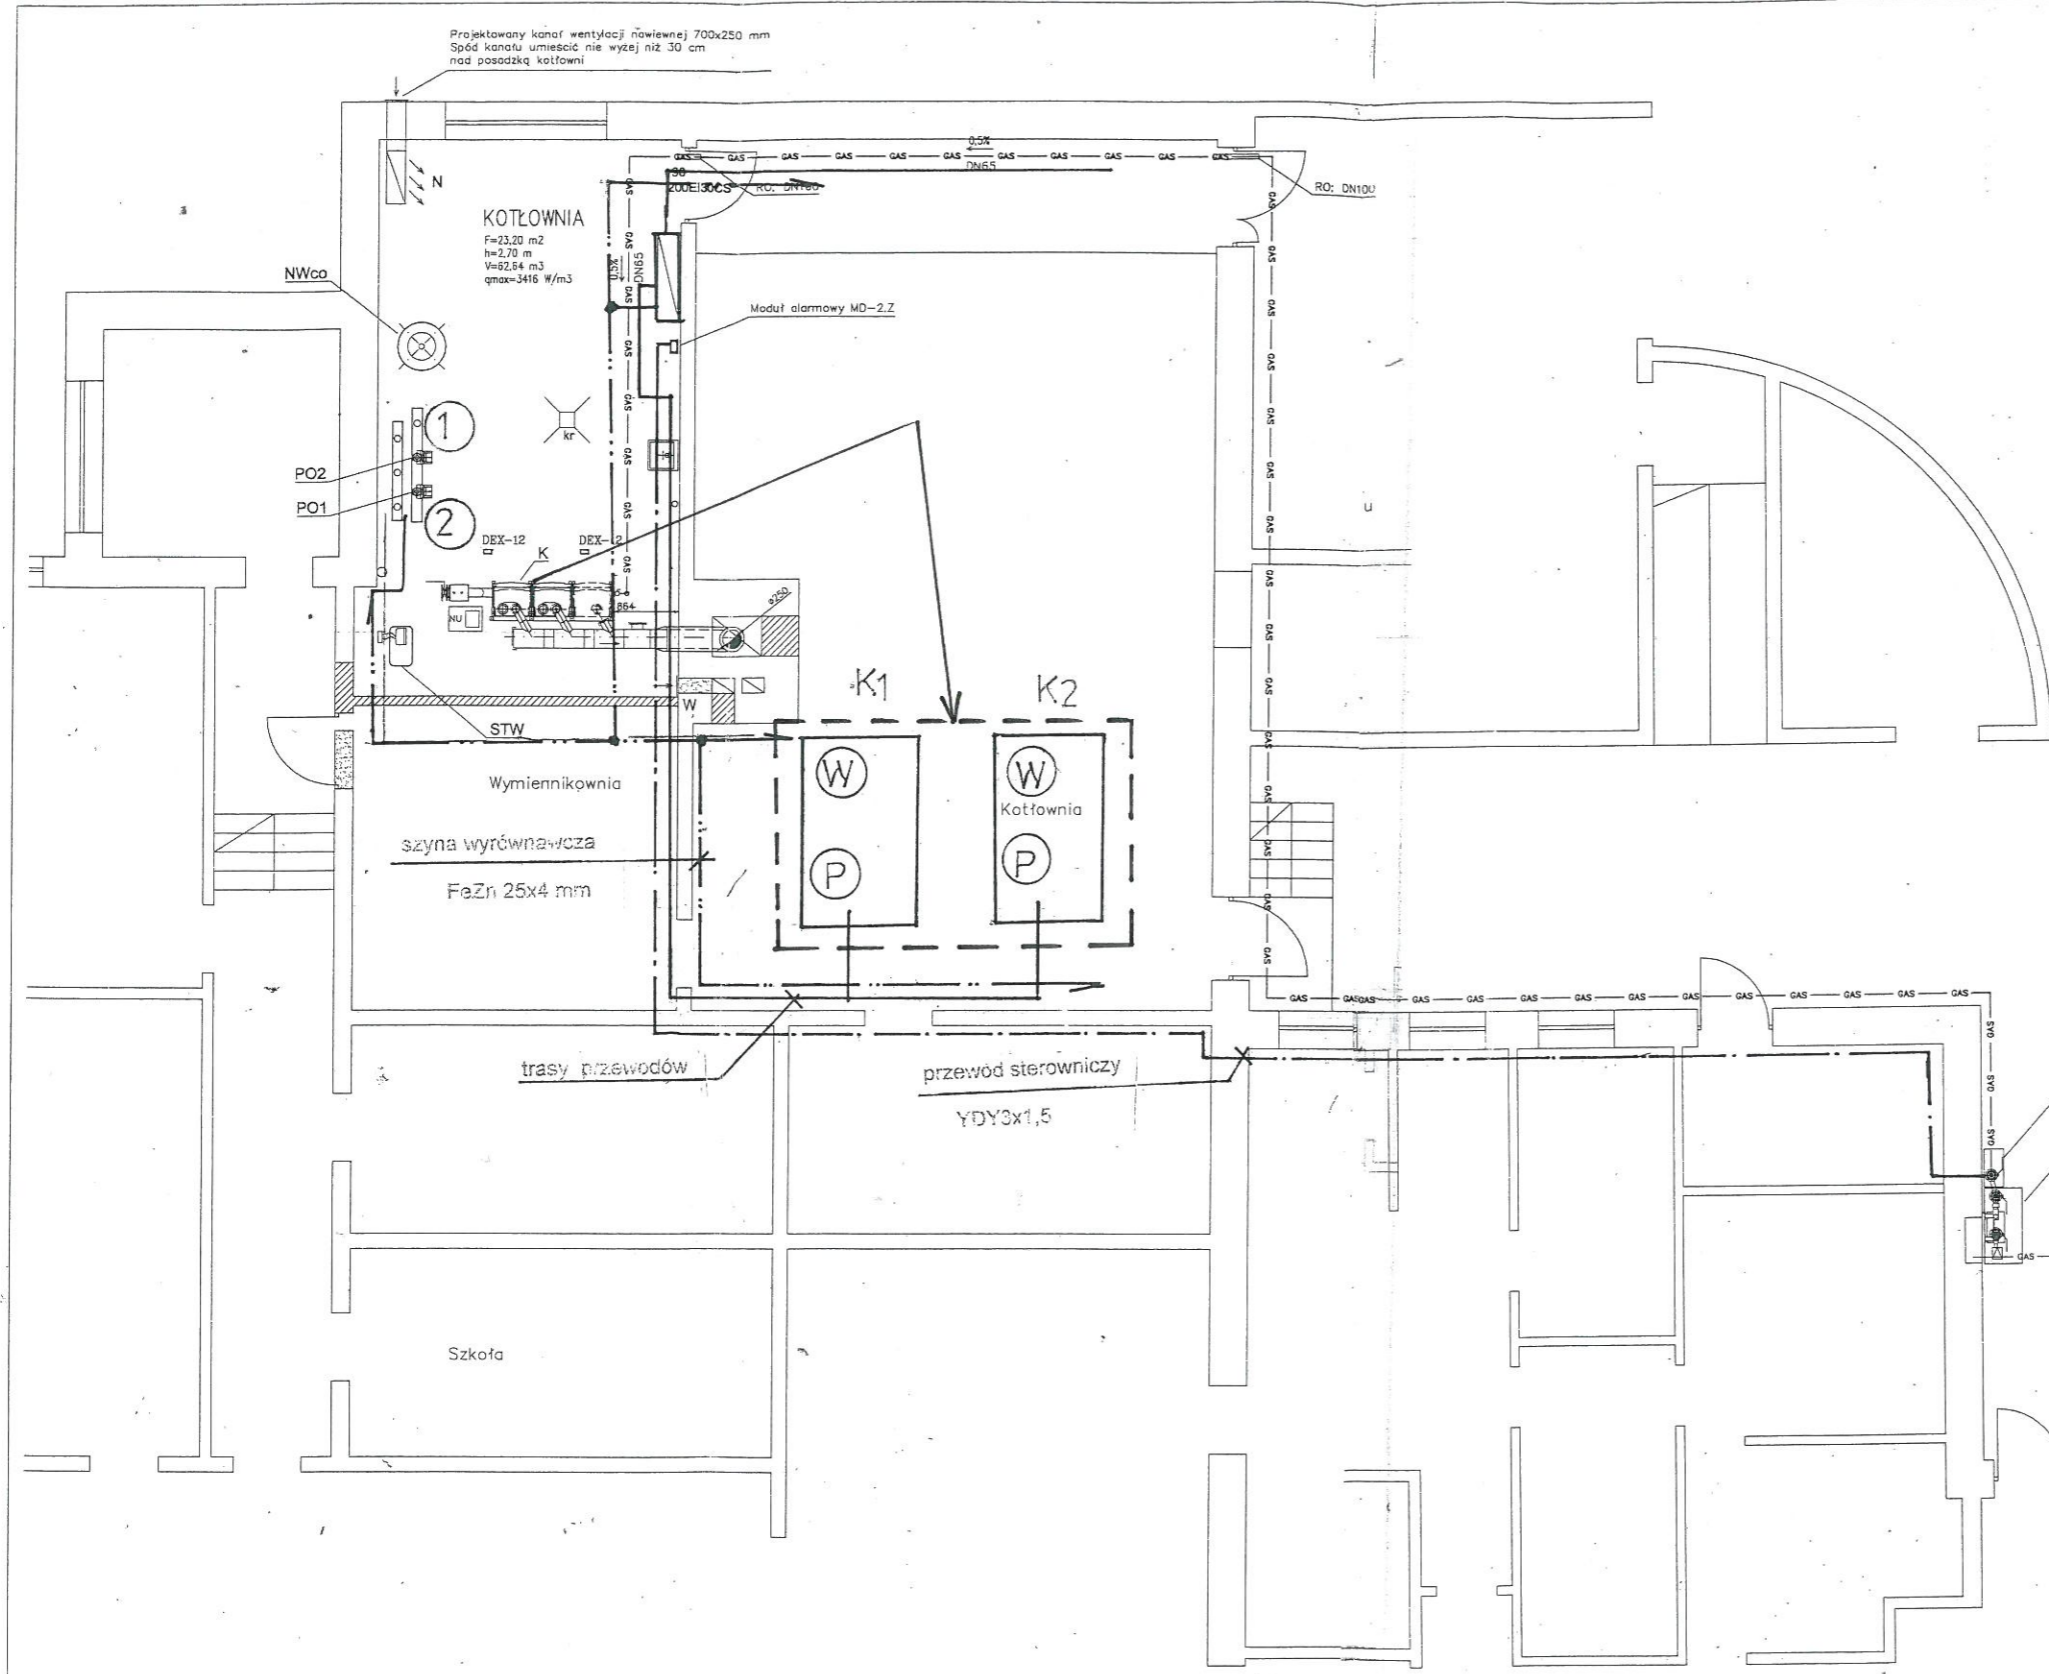

Projektowany zawór elektromagnetyczny bezpieczeństwa instalacji gazowej MAG-3 DNSO  
Projektowany punkt redukcyjno-pomiarowy z gazomierzem G-16 i reduktorem ciśnienia MIX-25  
Istniejący przyłącz gazowy Ø25x2,3 BEZ ZMIAN

Inwestor: Urząd Miasta i Gminy Myślenice Rynek 8/9, 32-400 Myślenice	
Obiekt: Szkoła Podstawowa im. Św. Stanisława Kostki 32-440 Krzyszkowice 368, działka nr 1017, obręb Krzyszkowice, jednostka ewidencyjna Myślenice	
Temat: TECHNOLOGIA KOTŁOWNI GAZOWEJ INSTALACJE ELEKTRYCZNE	
Rysunek: Rzut piwnic - kotłownia	Data: 08.2011
Projektant: inż. <u>Kazimierz Mazur</u> Upr. bud. projekt. i nadzór wszelkich instalacji i urz. elek. Nr 172/61/Mgr inż. elektr. <u>Jan Olski</u>	Branża: INSTALACYJNA
Sprawdził: <u>Uprawnienia budowlane do projektowania bez ograniczeń w specjalności instalacji i sieci elektryczne i elektroenergetyczne</u> Nr ewid. GP IV - 8388 / 111 / 77	Stadium: PB
"MW-Projekt"	Skala: 1:100
30-003 KRAKÓW, ul. LUBELSKA 18A/2, (+48) 600 902 880	Nr projektu: 11-I.E-258
	Nr rysunku: 2